



 

 

 



RZUT PARTERU 1:100

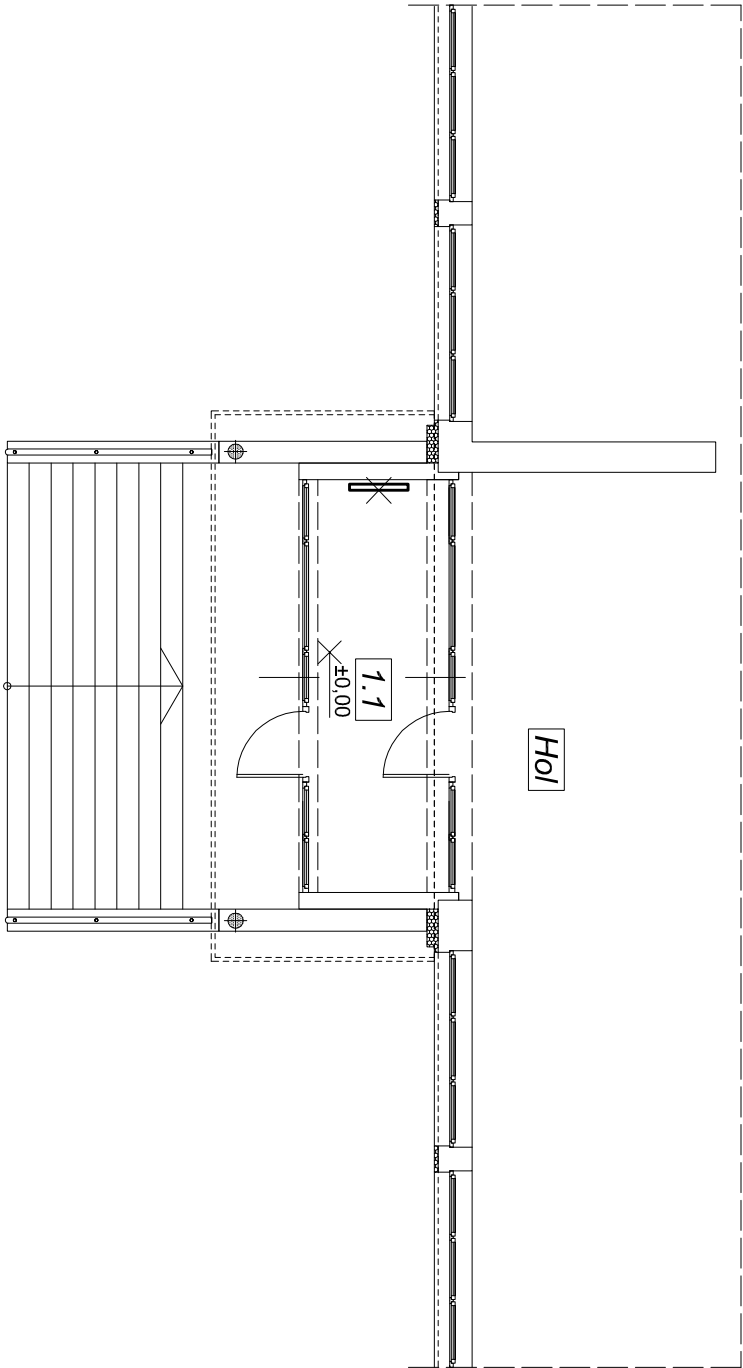


OZNACZENIA

-  istniejący grzejnik ścienny
-  instalacji C.O. do likwidacji
-  projektowany grzejnik
-  ścienny instalacji C.O.
-  instalacja C.O. - przewód
-  wody zimnej
-  instalacja C.O. - przewód
-  wody ciepłej

RZUT PIĘTRA 1:100

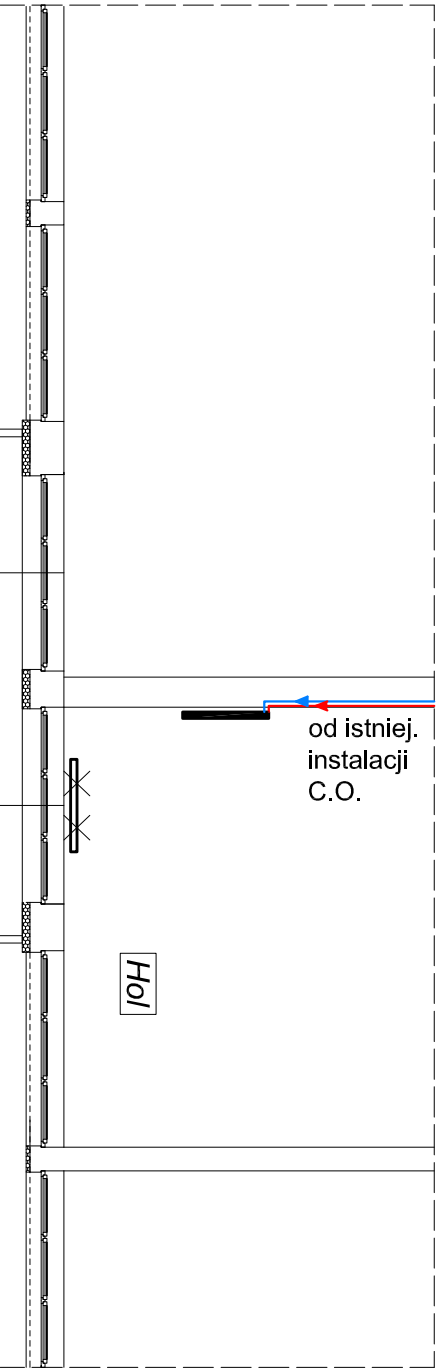

 PRACOWNIA PROJEKTOWA		arch. Arkadiusz Zientala	
44-300 Wodzisław Śl., ul. P. Podgajna 9, tel. 515 101 906, 515 101 904			
NAZWA PROJEKTU Przebudowa części wejściowej Biblioteki wraz z lokalizacją windy		PROJEKTANT BR. ARCHITEKTONICZNEJ mgr inż. arch. Arkadiusz Zientala nr upr. 21799 - spec. arch.	
PROJEKT PRZEBUDOWY WEWNĘTRZNEJ INSTALACJI C.O.		PROJEKTANT BR. KONSTRUKCYJNEJ mgr inż. Radosław Wiśniewski nr upr. SKI/1877/PDOK/07	
INWESTOR Miejska i Powiatowa Biblioteka Publiczna ul. Ignacego Daszyńskiego 2 44-300 Wodzisław Śl.			
LOKALIZACJA 44-300 Wodzisław Śl. ul. Ignacego Daszyńskiego 2, dz. nr 3268/312		SKALA 1:100	DATA 05.2019
		NR RYS. E-01	